


Grundriss M 1:500

M=1:500

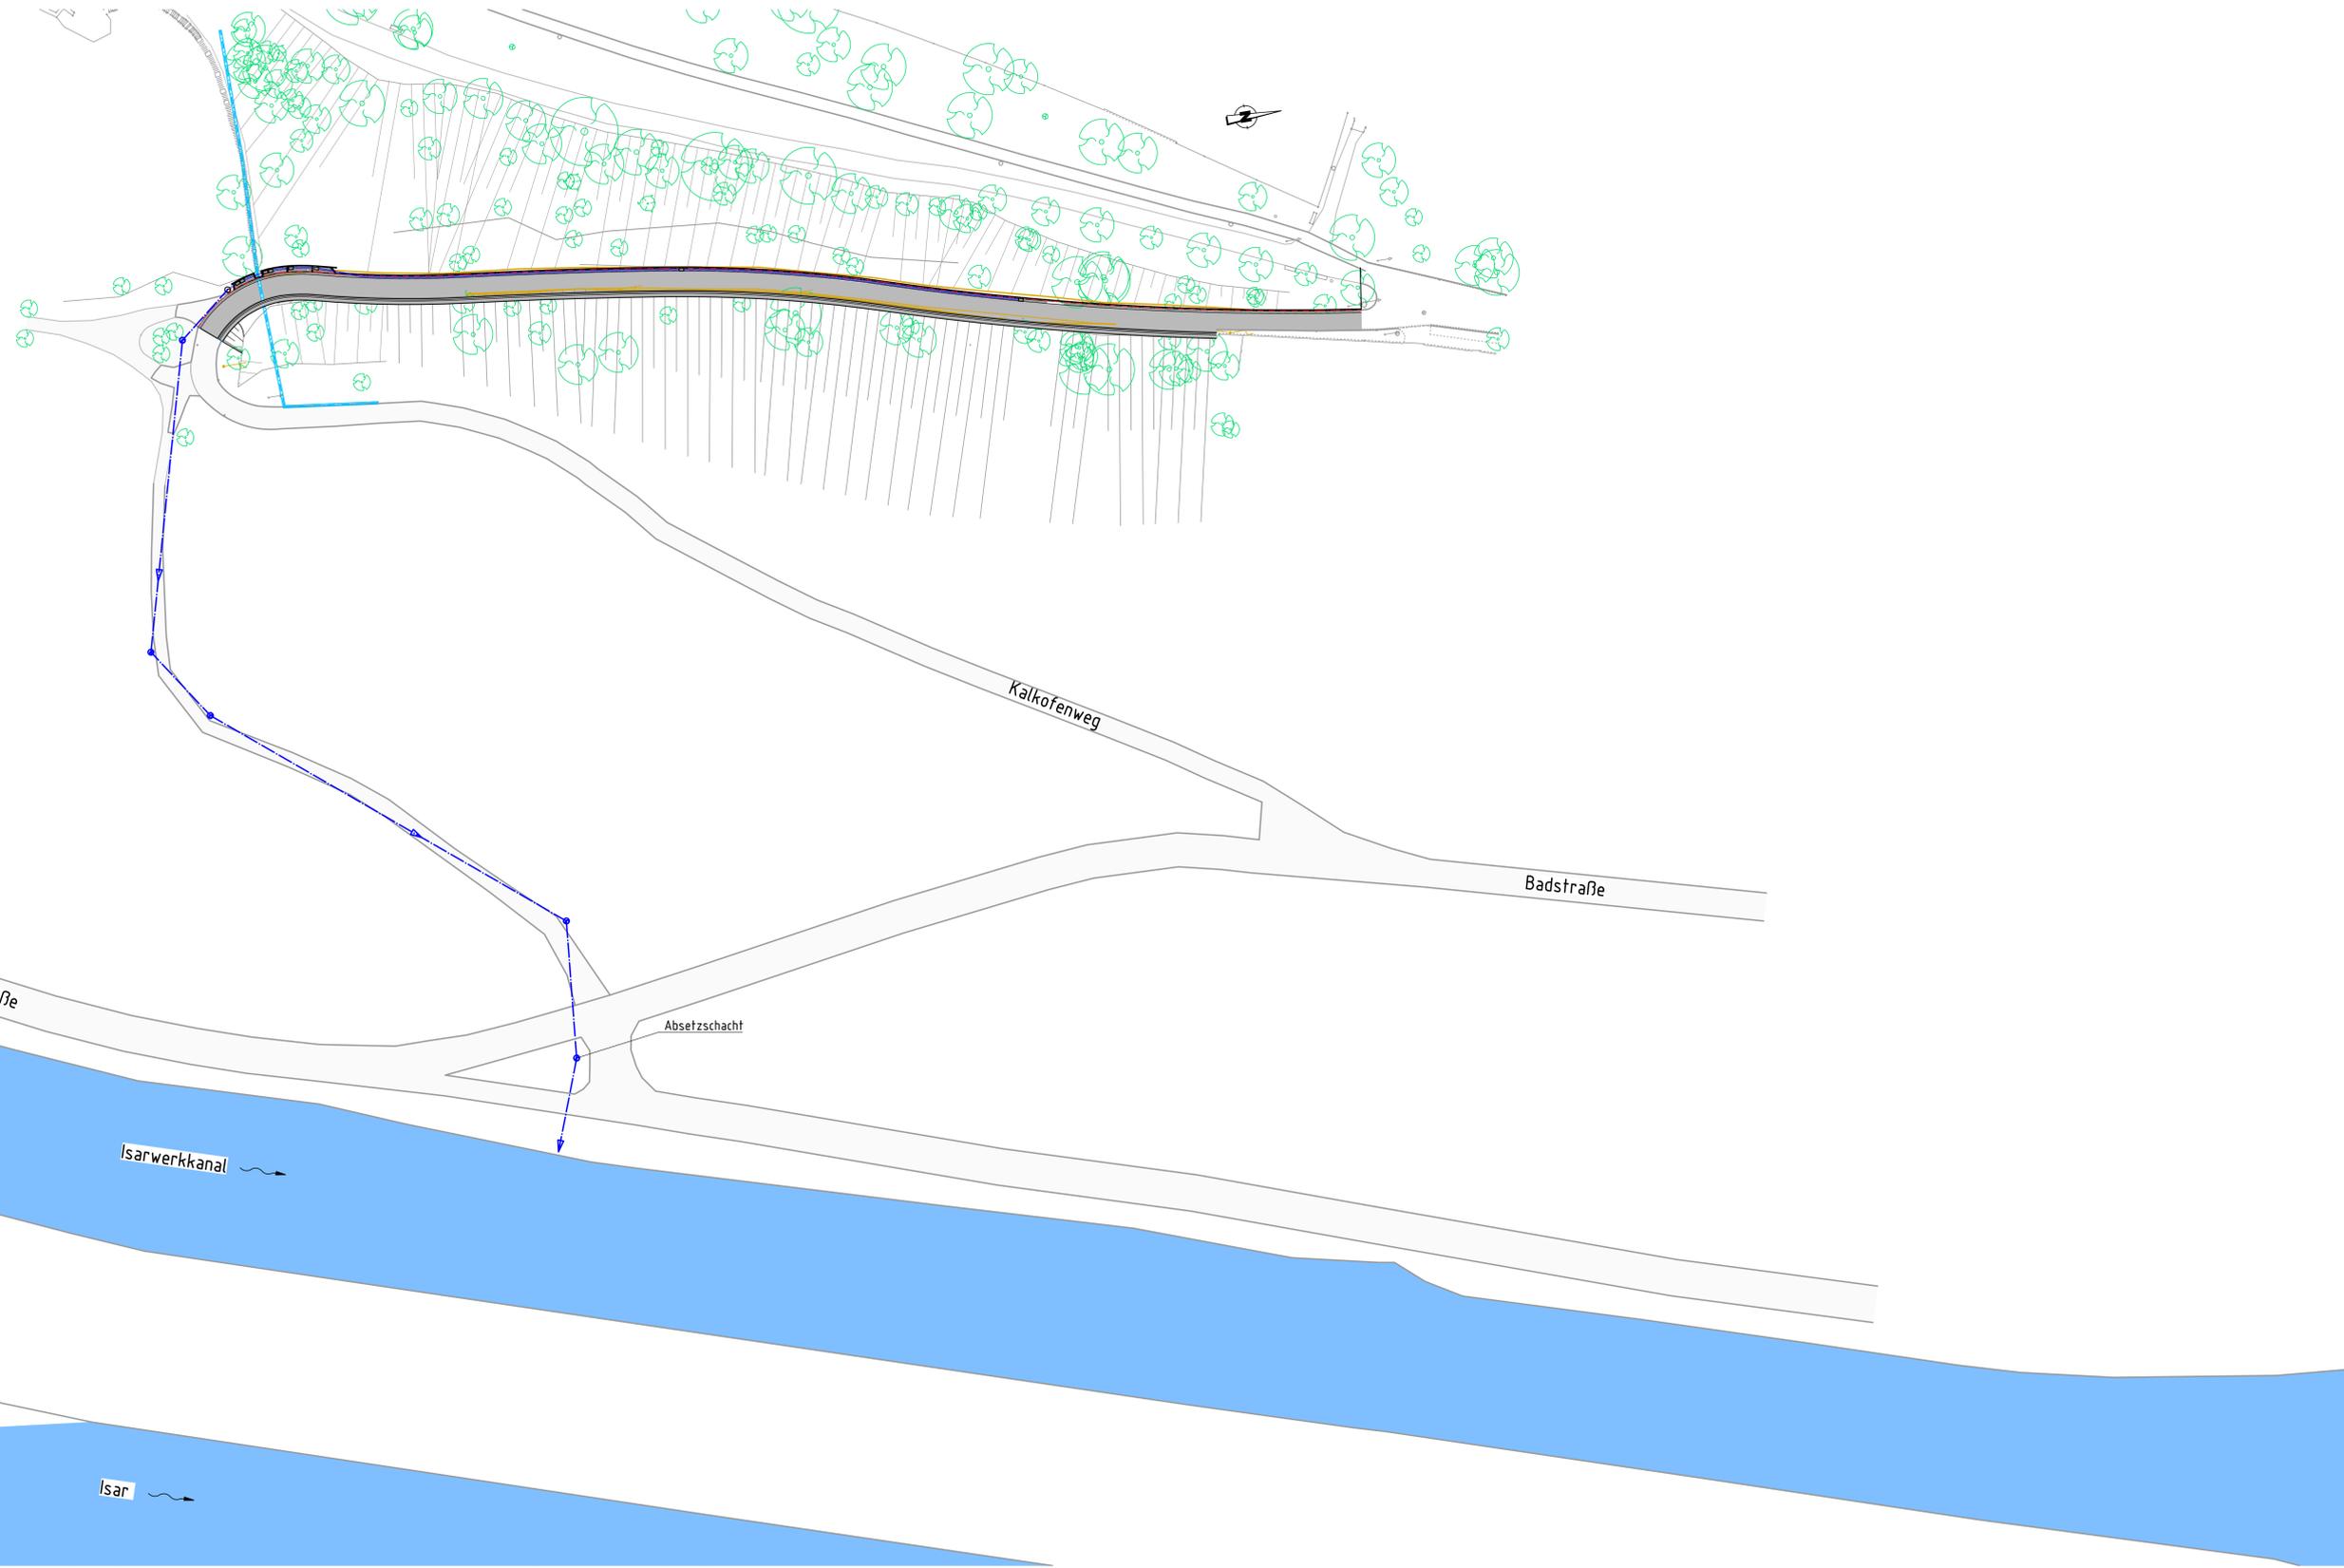

Legende

- Beleuchtung (Freileitung von Bayernwerk Netz GmbH)
- Lichtmast
- Bestand
- Abbruch Bestand
- Leitplanke
- Planung und Neubau
- Kühlwasserleitung DN 400

Entwurfsbearbeitung: SSF Ingenieure AG Domagkstrasse 1a 80807 München Tel.: 089/30640-0	21-1246
	Gez.: Gepr.:
Gemeinde Pullach B 15n / 1300 / 1320 / 1340	Unterlage / Blatt-Nr.: 05
PROJIS-Nr.:	Maßstab: 1:500
Kalkofenweg Gemeinde Pullach im Isartal	